


LEYENDA DE CLIMATIZACIÓN Y VENTILACIÓN

- CONDUCTO RECTANGULAR PANEL AL/FV/AL. IMPULSIÓN
(Dimensiones según plano)
- CONDUCTO RECTANGULAR PANEL AL/FV/AL. RETORNO
(Dimensiones según plano)
- CONDUCTO FLEXIBLE AL/FV/AL
- TOBERA ORIENTABLE DE ALTA INDUCCIÓN Y GRAN ALCANCE
WDA-D/SK Ø100 SCHAKO
- REJILLA RETORNO LAMA FIJA
- COMPUERTA DE REGULACIÓN DE CAUDAL
- RECUPERADOR DE CALOR CON RESISTENCIA
ELÉCTRICA INCORPORADA. FILTROS F7+F7

NOTAS:
- DIMENSIONES EN MM
- SECCIONES INTERIORES DE CONDUCTOS
- LOS CONDUCTOS EN EL EXTERIOR ESTÁN FORRADOS CON CHAPA DE ALCIERO GALVANIZADA Y EL ESPESOR DE LA FV SERÁ DE 60 mm.
- EL RECUPERADOR ESTARÁ PROTEGIDO POR UNA COBERTURA DE CHAPA DE ACERO GALVANIZADA Y DEBERÁ IR MONTADO SOBRE BANCADA ANTIVIBRATORIA. LA ADMISIÓN Y EL RETORNO ESTARÁN PROTEGIDOS CON PICOS DE PATOS.

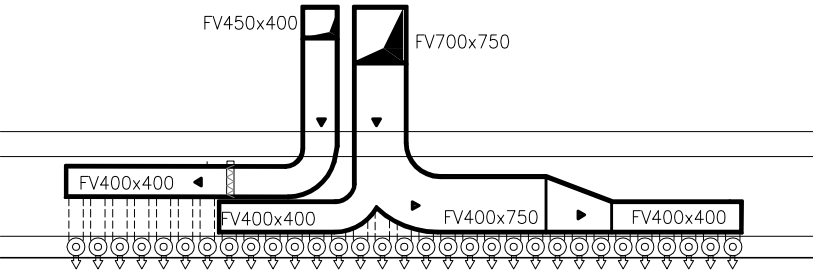

DETALLE DEL ALZADO DE LA RED DE IMPULSIÓN

REHABILITACIÓN DEL ANFITEATRO DEL TEATRO CEREZO
PASEO DEL ESTATUTO S/N
41410 CARMONA (SEVILLA)
PROYECTO BÁSICO Y DE EJECUCIÓN

PLANO:

CL03

VENTILACIÓN
SECCIÓN LONGITUDINAL



Rev00: Junio 2014 ESCALA: 1/100
Rev01:
Rev02:

S.S.W.

SURSUROESTE ARQUITECTOS S.L.P.

Javier Arroyo Yanes

Miguel Bretónes del Pozo

Miguel Ángel de la Cova



EXMO. AYUNTAMIENTO
CARMONA